



COBERTURA
Escala 1/75

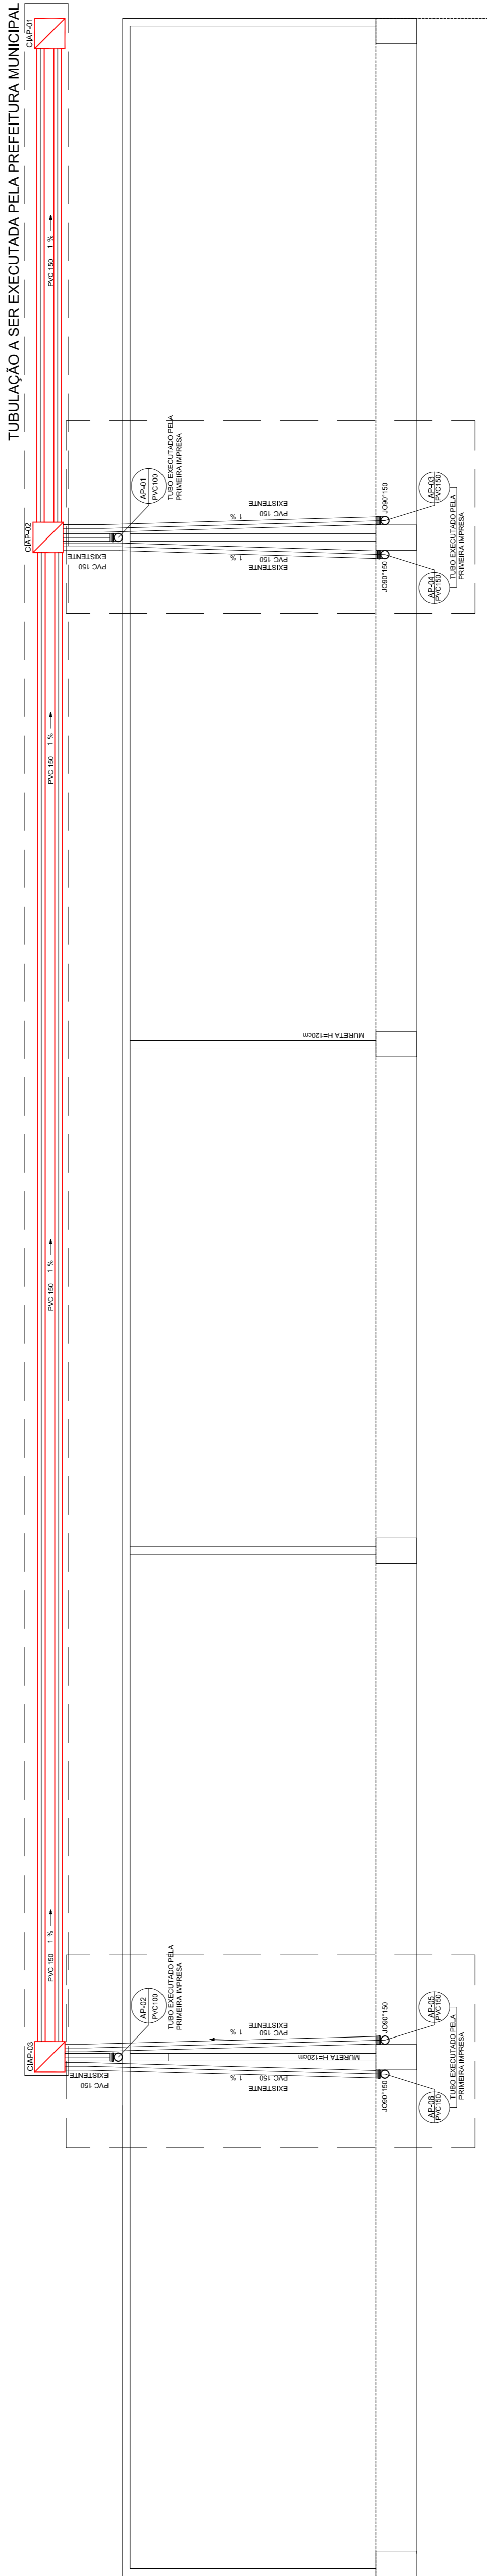

PROJEÇÃO COBERTURA METÁLICA

PAVILHÃO DE EXPOSIÇÕES

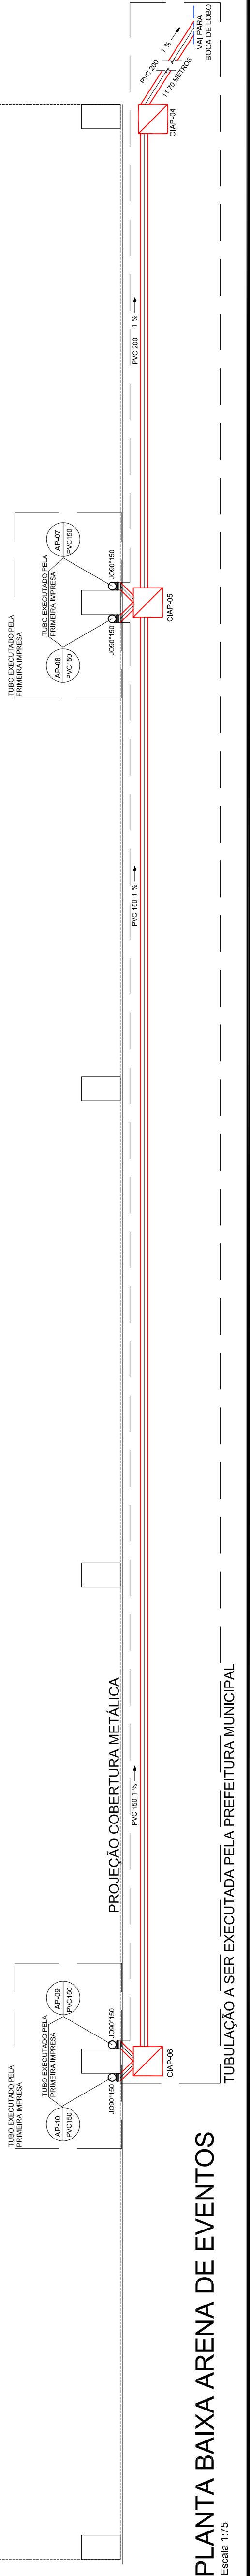

PLANTA BAIXA ARENA DE EVENTOS
Escala 1/75

TUBULAÇÃO A SER EXECUTADA PELA PREFEITURA MUNICIPAL

QUANTITATIVOS EXECUTADOS PELA PRIMEIRA EMPRESA	
SÍMBOLO	QUANTIDADE
PVC 100 MM	10,00 KM

QUANTITATIVOS A SER EXECUTADOS PELA PREFEITURA MUNICIPAL	
SÍMBOLO	QUANTIDADE
PVC 100 MM	70,00 KM
CAIXA DE REJUNTAÇÃO	8 UN

Associação Técnica em Engenharia Civil Ltda.
 Rua Jasmim, Lote 1777-E, Engenheiro Beltrão
 Avenida Páris, 538 - Zona 1A, CEP: 87.502-140, Umuarama - PR

PROJETO DE DRENAGEM
 OBRA: PARQUE DE EVENTOS - 2ª ETAPA
 LOCAL: Umuarama - PR

01/01

PROFESSOR: ENGENHEIRO BELTRÃO
 LOCAL: Umuarama - PR
 RUA JASMIN, LOTE 1777-E, ENGENHEIRO BELTRÃO
 REVISOR: REVISOR

INDICADA: 01/01
 DATA: AOSTO 2019